




PLANTA BAIXA 1º PAVIMENTO - PROJETO ELÉTRICO
Escala 1:50

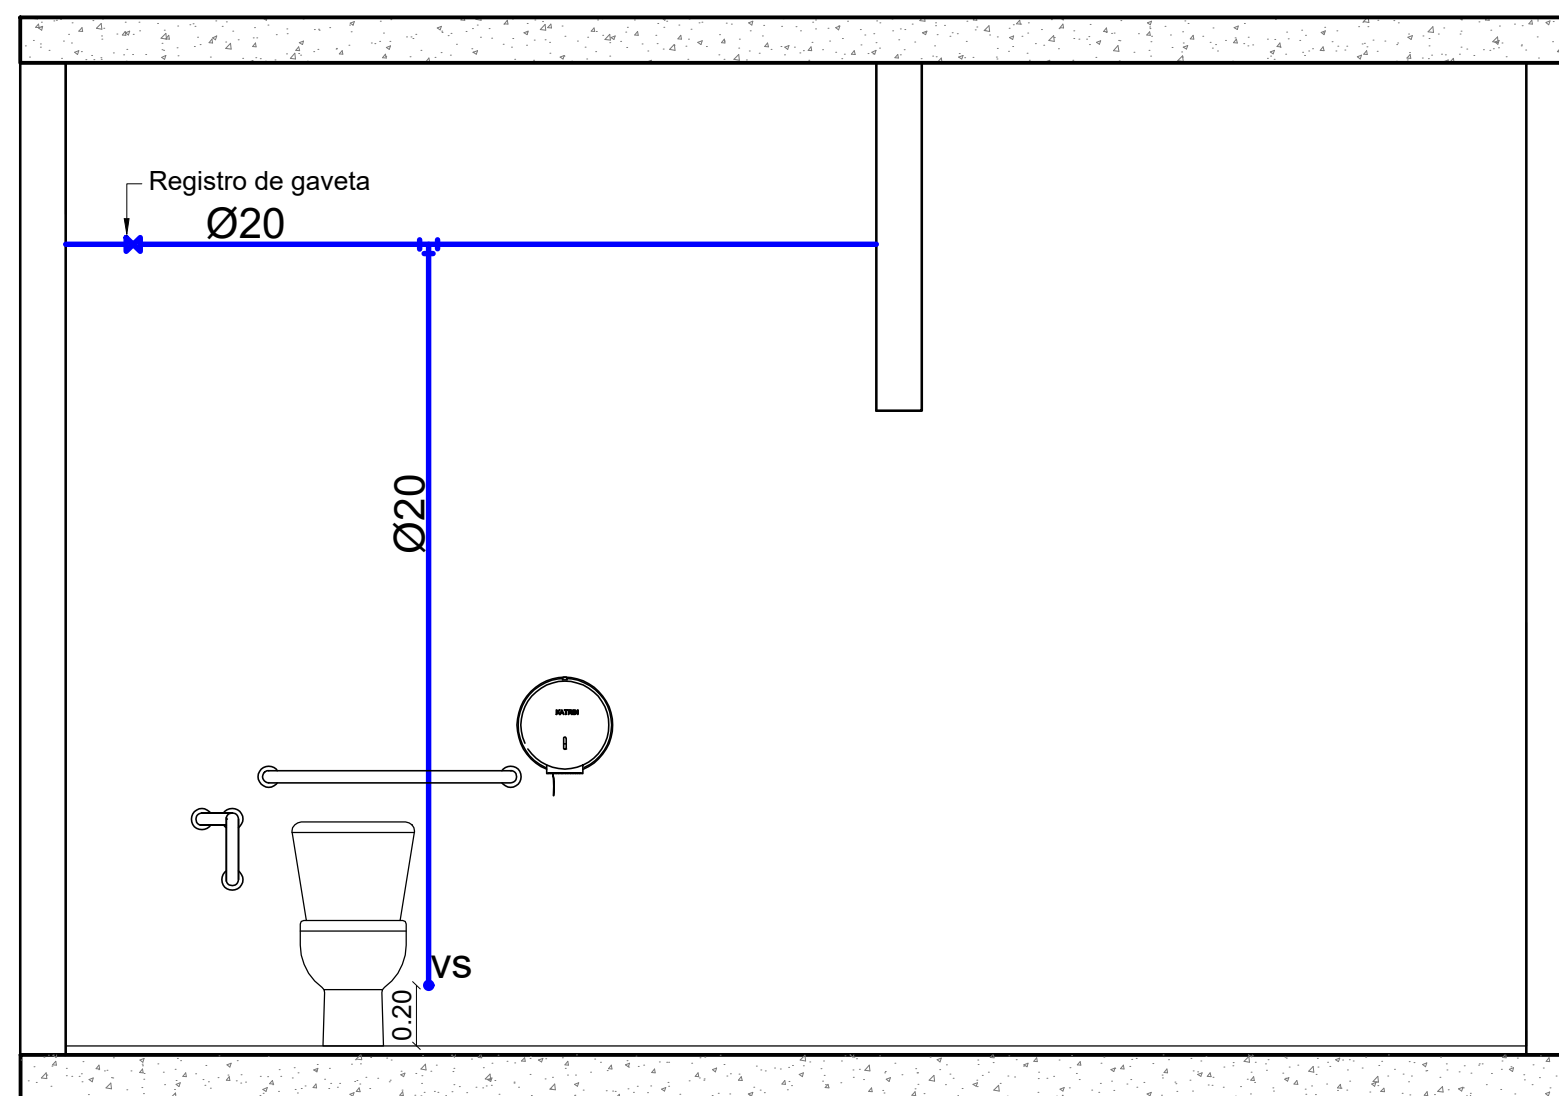


Det. 03 - Vista 01 - Hidrossanitário
Escala 1:25

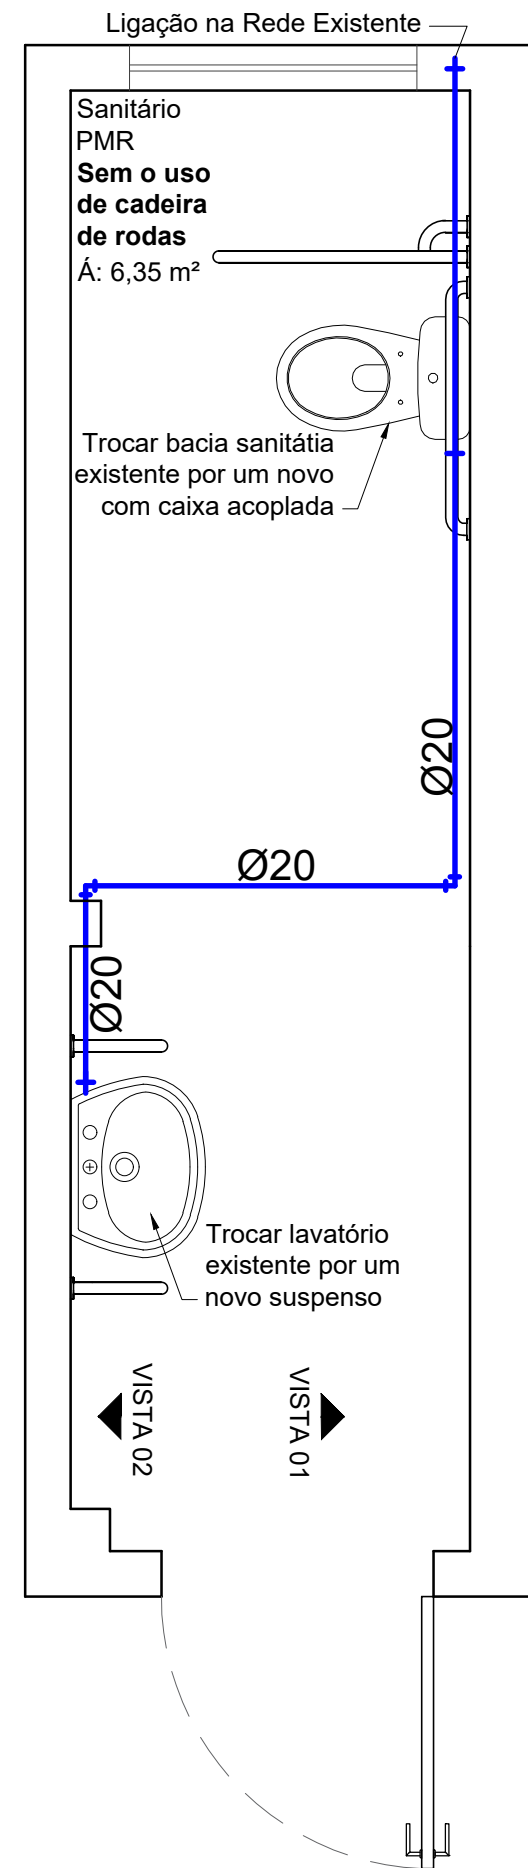


Det. 03 - Planta Baixa Hidráulica
Escala 1:25

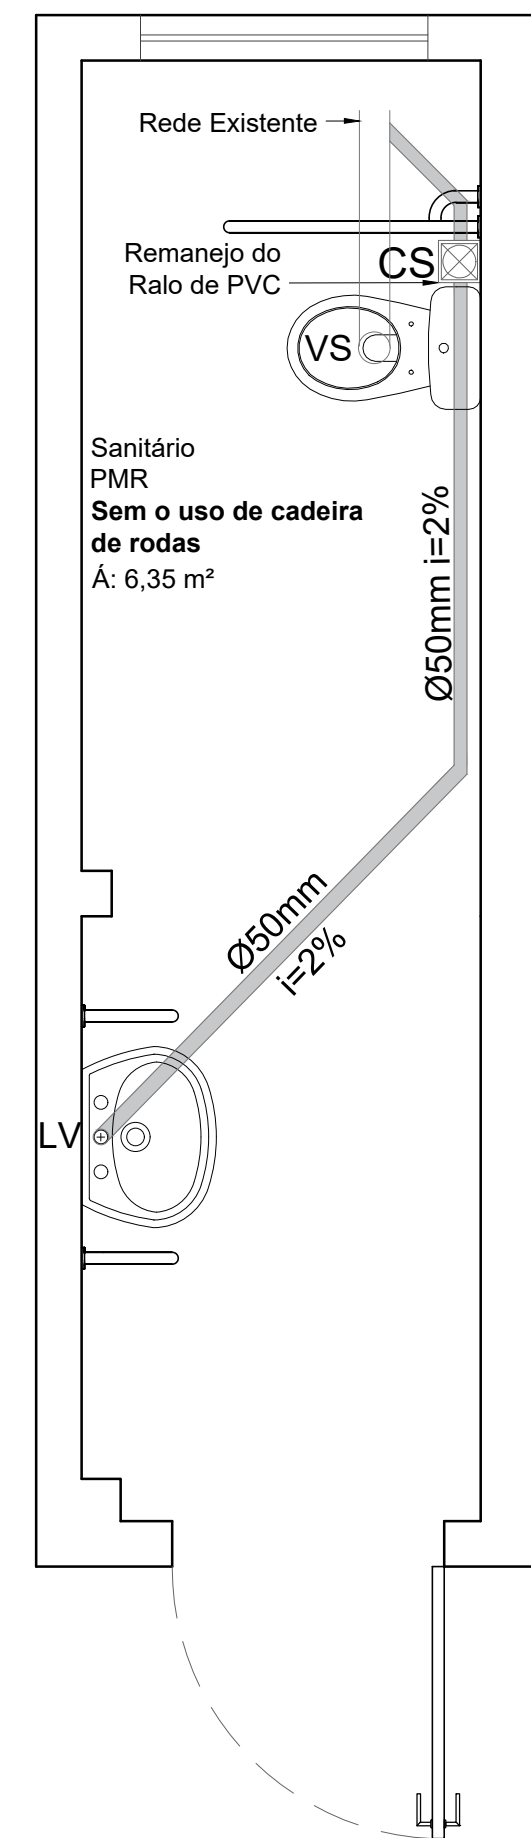


Det. 03 - Planta Baixa Esgoto
Escala 1:25

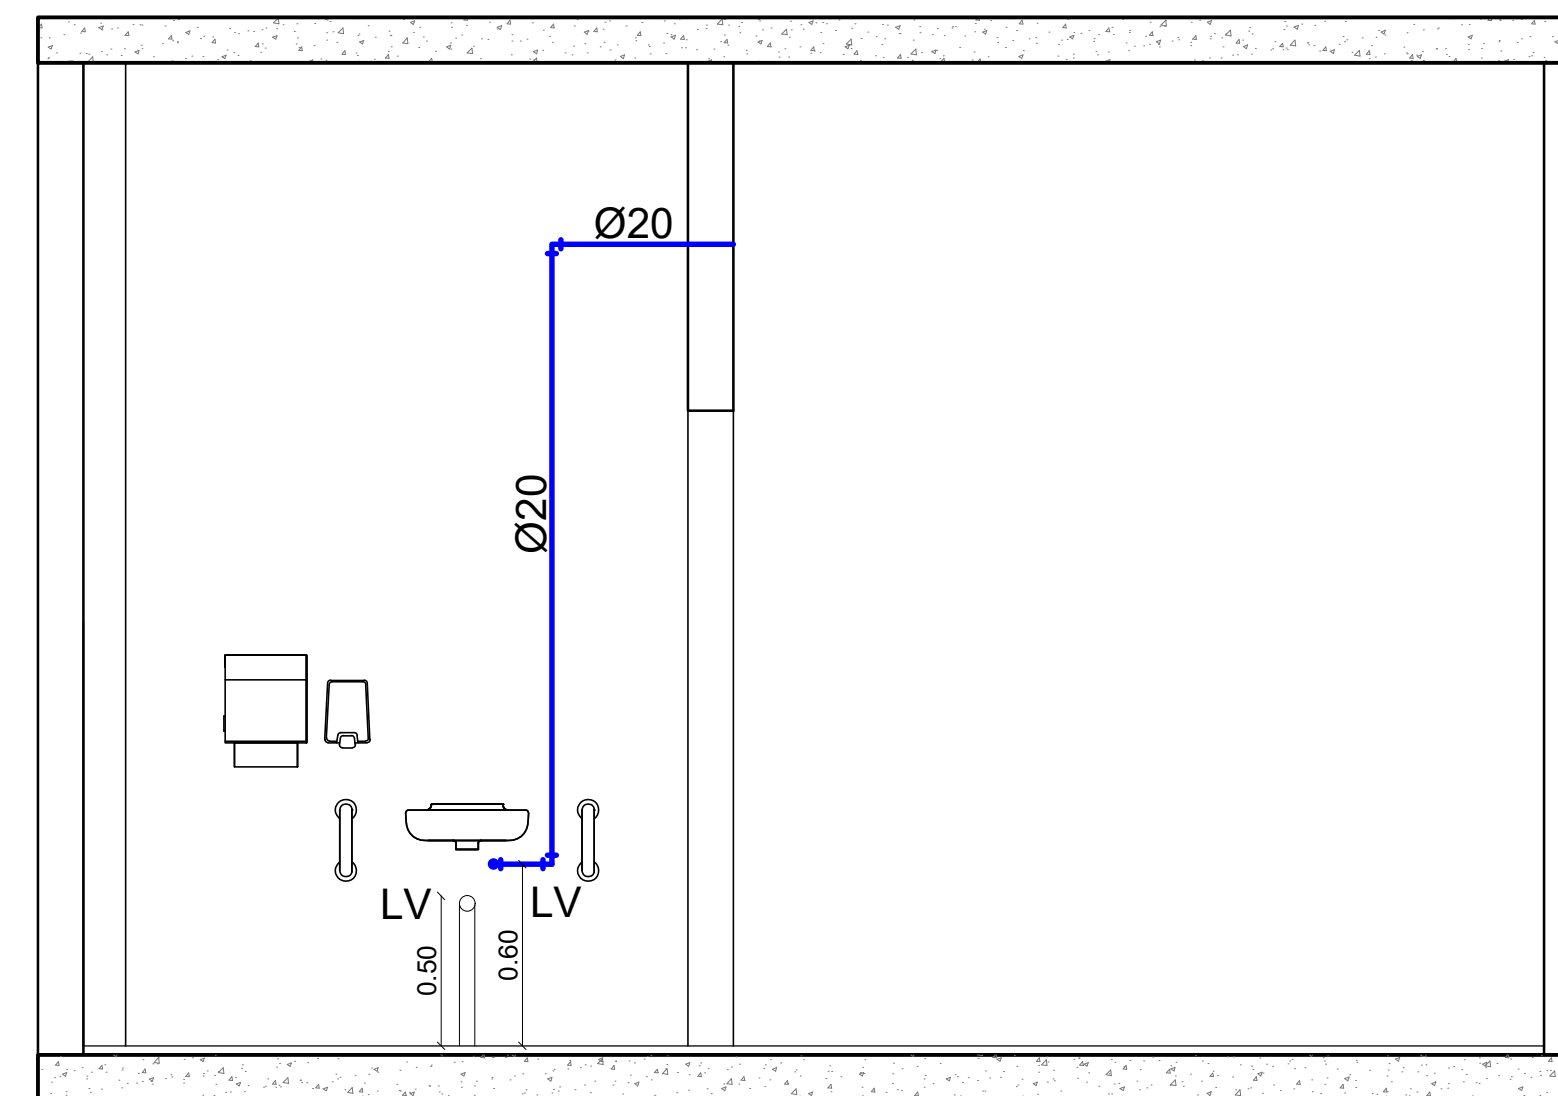

Det. 03 - Vista 02 - Hidrossanitário
Escala 1:25

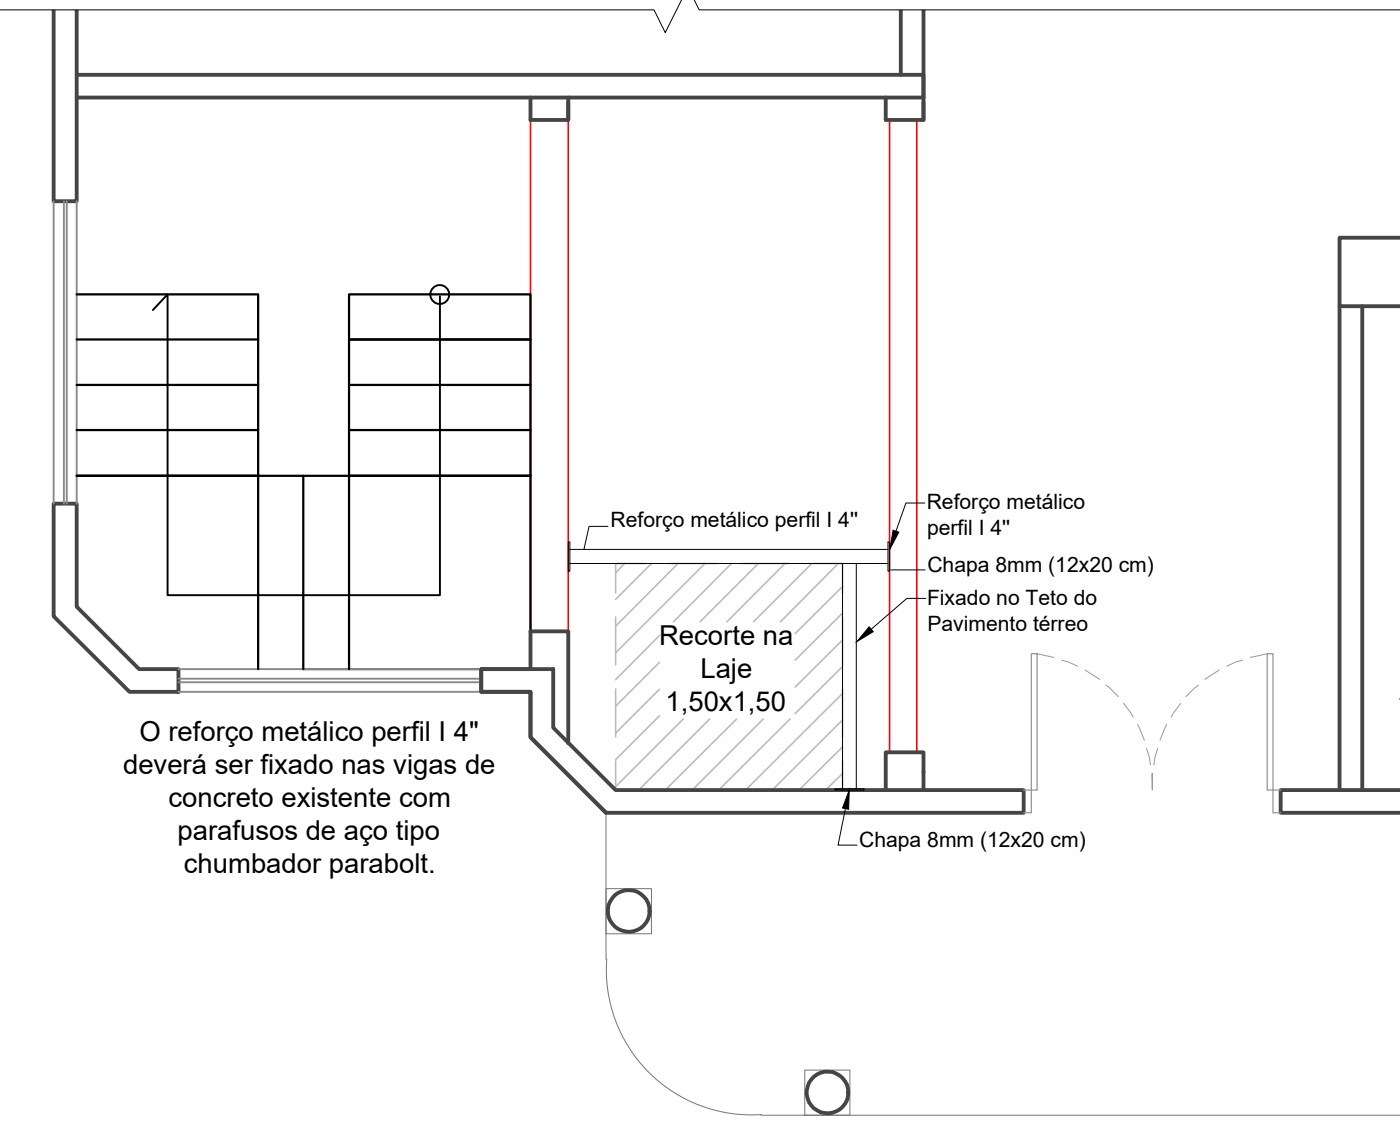


PLANTA BAIXA - TÉRRECO REFORÇO ESTRUTURAL
Escala 1:50

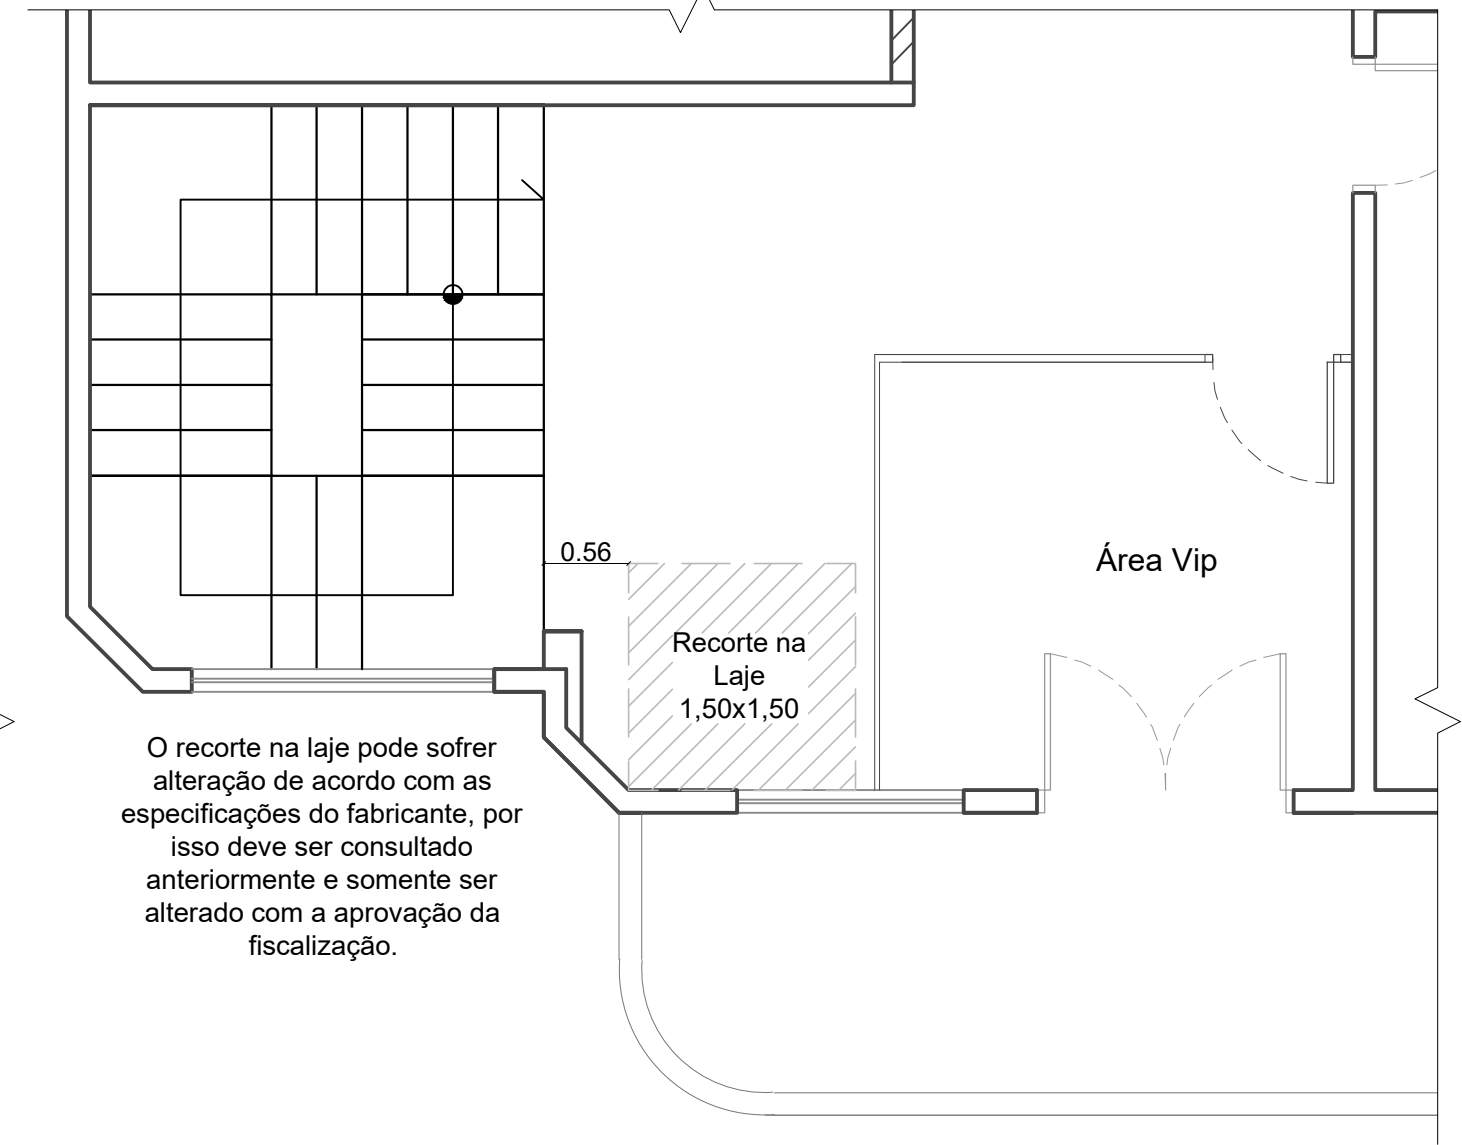

PLANTA BAIXA - RECORTE NA LAJE
Escala 1:50

DIAGRAMA UNIFILAR

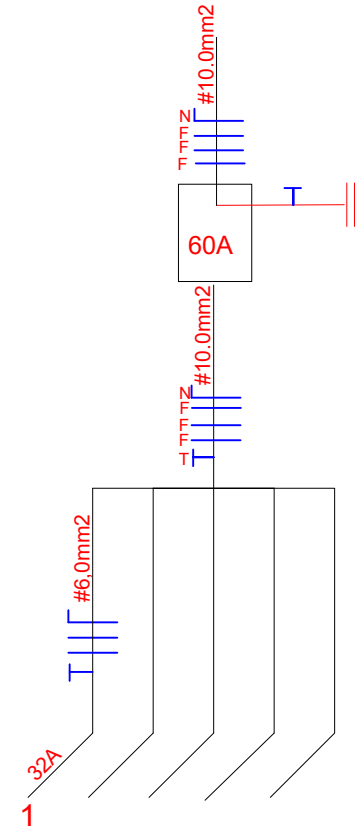

NOTAS:

ESTADO DE SANTA CATARINA
MUNICÍPIO DE QUILOMBO
Fone: (48) 3346-3242
Fone: (48) 3346-3311



RESPONSÁVEL TÉCNICO: ANDERSON BATISTI ENGENHEIRO CIVIL CREA/SC 184139-0	
MUNICÍPIO DE QUILOMBO: MUNICÍPIO DE QUILOMBO SILVANO DE PARIZ PREFEITO MUNICIPAL	
TIPO: PROJETO DE ADEQUAÇÃO A ACESSIBILIDADE	
ENDEREÇO DA OBRA: QUILOMBO-SC RUA PRIMO BODANESE E RUA DUQUE DE CAXIAS CENTRO	ÁREA (m²): 169,05 m²
CONTEÚDO: PLANTA BAIXA DETALHES	
PROJETO: ESTRUTURAL, ELÉTRICO E HIDROSSANITÁRIO	ESCALA: INDICADA
LOCAL E DATA: QUILOMBO - SC, AGOSTO DE 2019.	PRANCHA: 01 01/01
DESENHISTA: ANDERSON BATISTI	TAMANHO DA PRANCHA: A1 594 x 841 (mm)