


LEGENDA

- Circuito a executar
- Circuito existente
- Árvore a ser iluminada
- Refletor a instalar 150W LED IP65
- Quadro de comando a instalar
- Iluminação pública existente

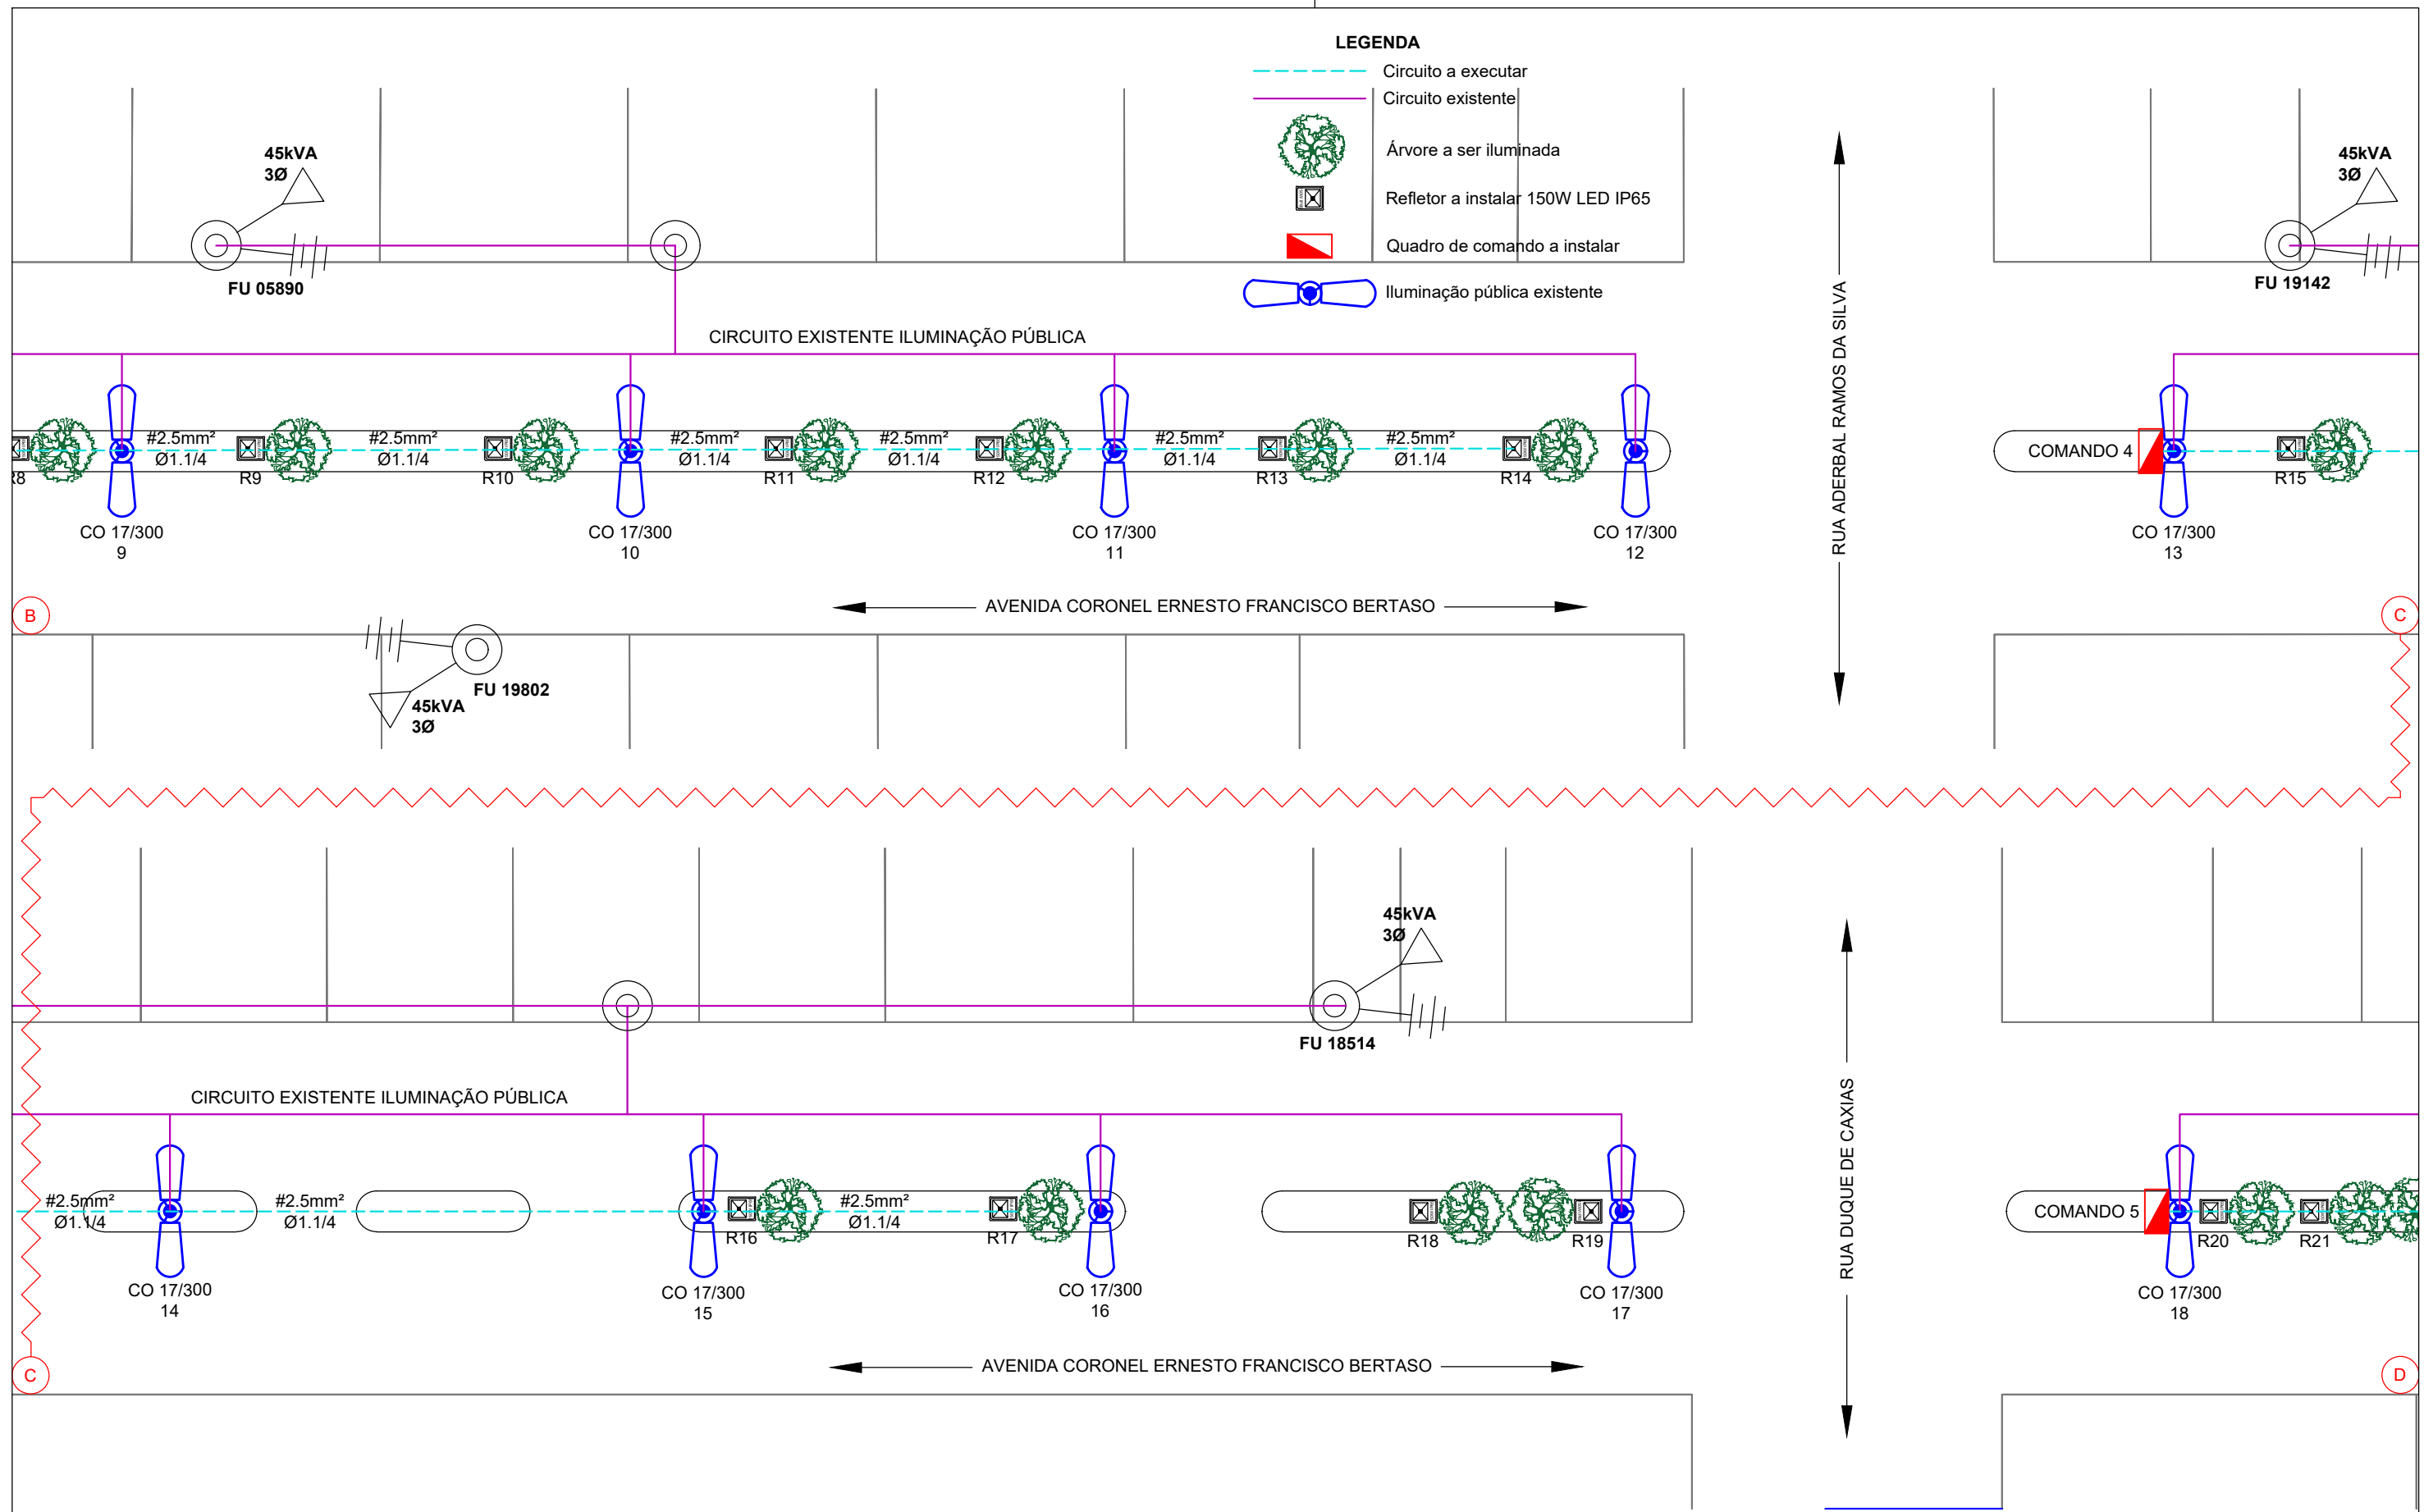

ESCALA: 1:500



OBRA: Iluminação decorativa de árvores em canteiro central da avenida	CONTEÚDO: Planta baixa - Localização dos pontos de iluminação	DATA: 29/11/2019	SO: -
PROPRIETÁRIO: Município de Quilombo CNPJ: 83.021.865/0001-61 Rua Duque de Caxias, 165 - Centro Quilombo - SC	ENDEREÇO DA OBRA: Avenida Coronel Ernesto Bertaso, Centro Quilombo, SC - 89850-000	PRANCHA: EL02	
RESPONSÁVEL TÉCNICO: Charlan Smaniotta Luzzatto Engº eletricitista CREA/SC: 127.695-8			