


OBS.: Alimentação bivolt automático 100-240V
Autonomia mínima de 2 horas
Fluxo luminoso de 1200 lúmens

Nível de fluxo luminoso:
- 5 Lux em locais com desnível (Escadas, Portas com h<2.10m, Obstáculos);
- 3 Lux em locais planos (Corredores, Halls, Elevadores, Refúgios)

Quando forem usados projetores ou faróis deve-se direcionar o feixe luminoso do aparelho de forma a não causar ofuscamento devido à alta concentração de luminosidade em uma área muito reduzida.


Luminária de emergência 2 faróis 1200lm (LED) Sem escala

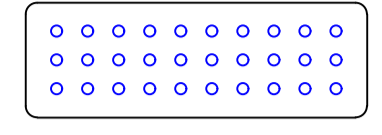

OBS.: Alimentação bivolta automático 100-240V
Autonomia mínima de 2 horas
30 LEDs
Fluxo Luminoso 50-90Lumens

Nível de Iluminamento
5 Lux em locais com desnível;
Escadas, Portas com h<2.10m, Obstáculos
3 Lux em locais planos;
Corredores, Halls, Elevadores, Refúgios


Luminária de emergência 30 LEDs Sem escala

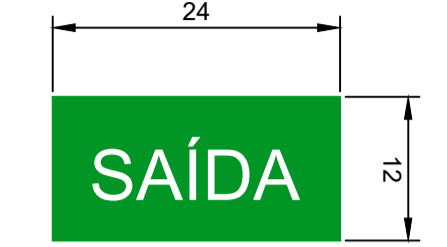

Placa fotoluminescente de sinalização para abandono do local, fundo verde com letras na cor branca com característica fotoluminescente

NOTA: Não devem ser instaladas no teto.

Placa de sinalização fotoluminescente para abandono do local Sem escala

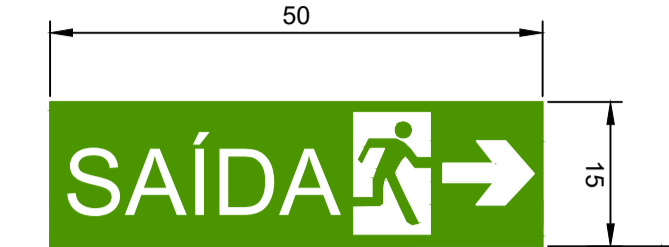

Placa fotoluminescente de sinalização para abandono de local com boneco e seta, fundo verde com letras na cor branca


NOTA: Não devem ser instaladas no teto.

Placa de sinalização fotoluminescente para abandono do local Sem escala



Simbologia

- Bloco autônomo de iluminação de emergência 2 faróis 1200lm fixado a 2,20m do piso acabado
- Bloco autônomo de iluminação 30 LEDs, 50-90 lúmens (mínimo)
- Placa de sinalização fotoluminescente PVC para abandono do local 50x15cm com seta
- Placa de sinalização fotoluminescente PVC para abandono do local 24x12cm
- Extintores Pó Químico Seco (PQS) 4KG ABC 2-A;20-B;C - Duas unidades instaladas em suporte fixado a 1.70m do nível do solo, com sinalização de solo 1x1m, indicação com seta de "EXTINTOR" e indicação "PROIBIDO COLOCAR MATERIAIS"

ESPECIFICAÇÕES	
○	PISO
1	Piso Porcelanato
△	PAREDES
1	Pintura acrílica semi brilho
2	Cerâmica
□	FORRO
1	Laje
2	Madeira Cumaru ou equivalente da região

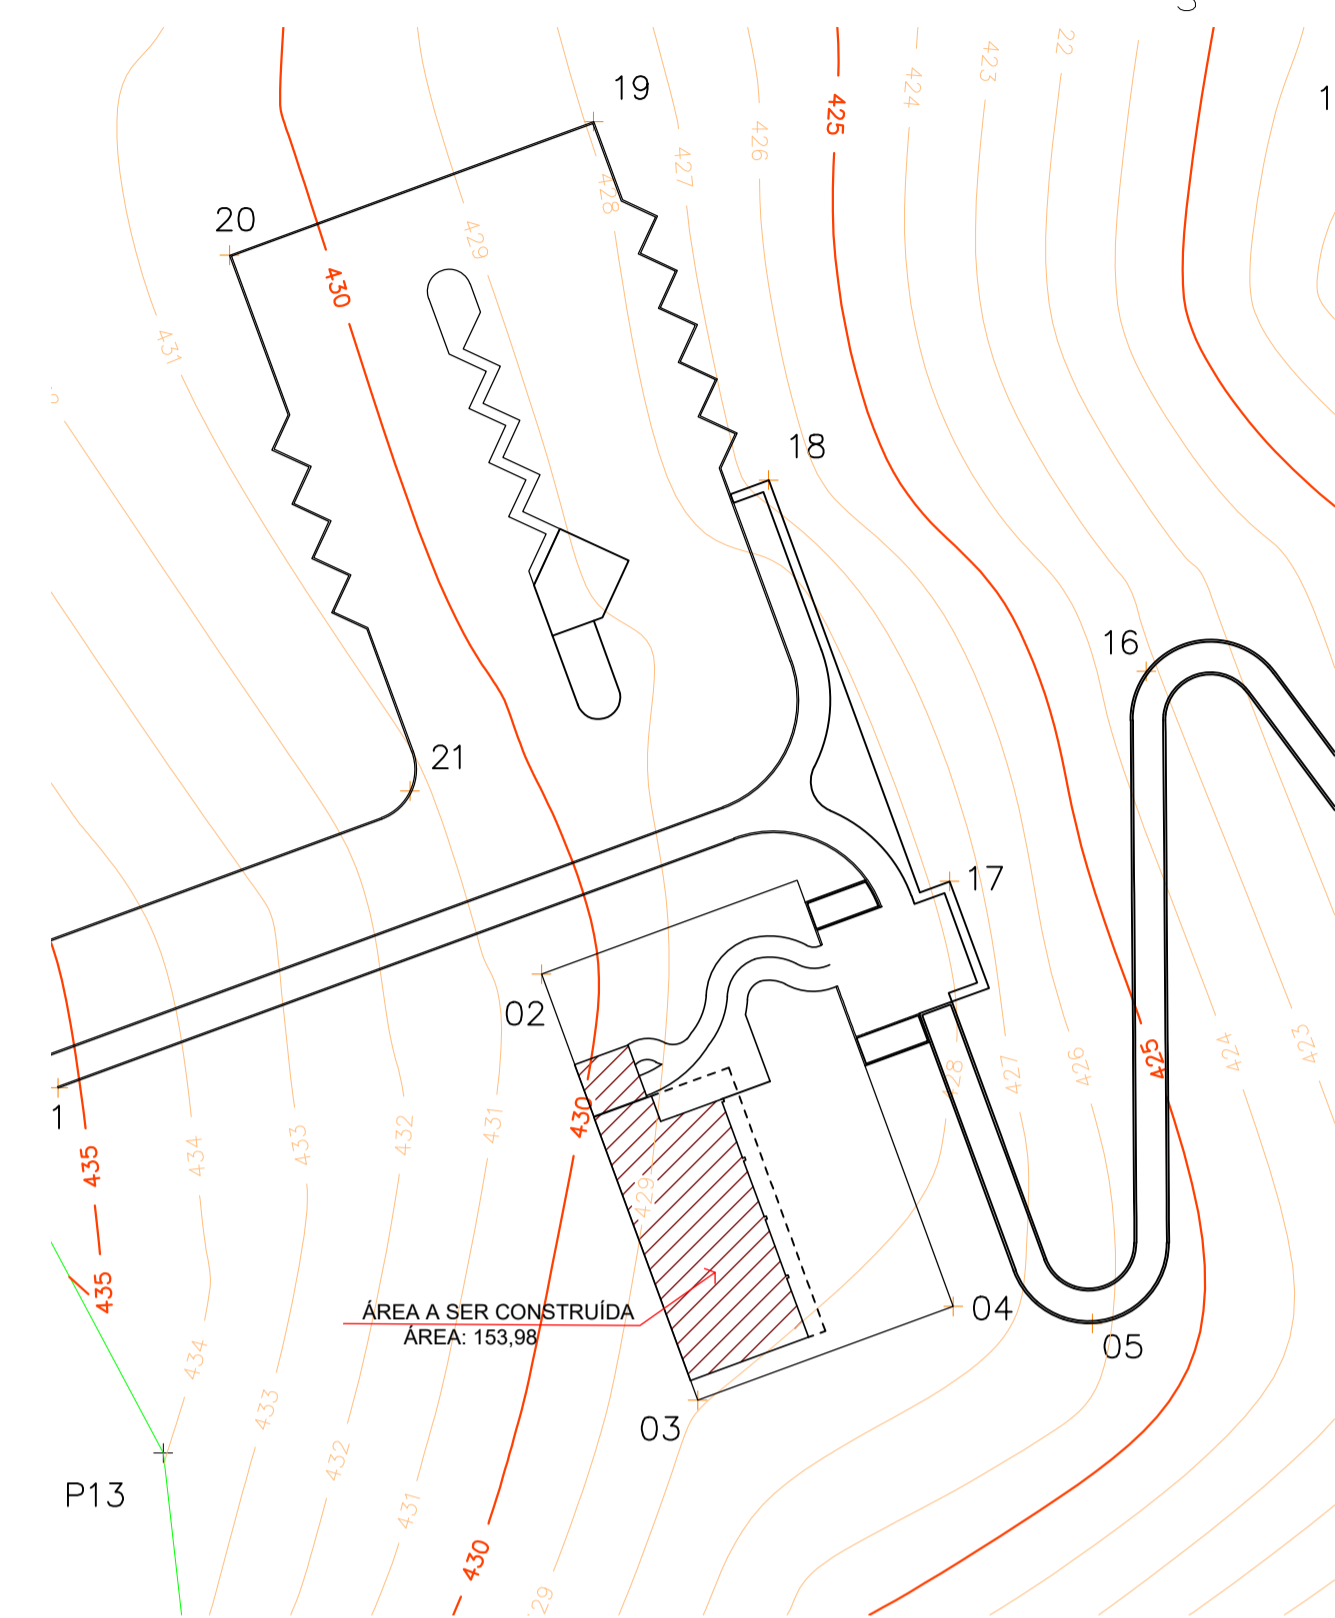

1 LOCAÇÃO ESCALA 1:500

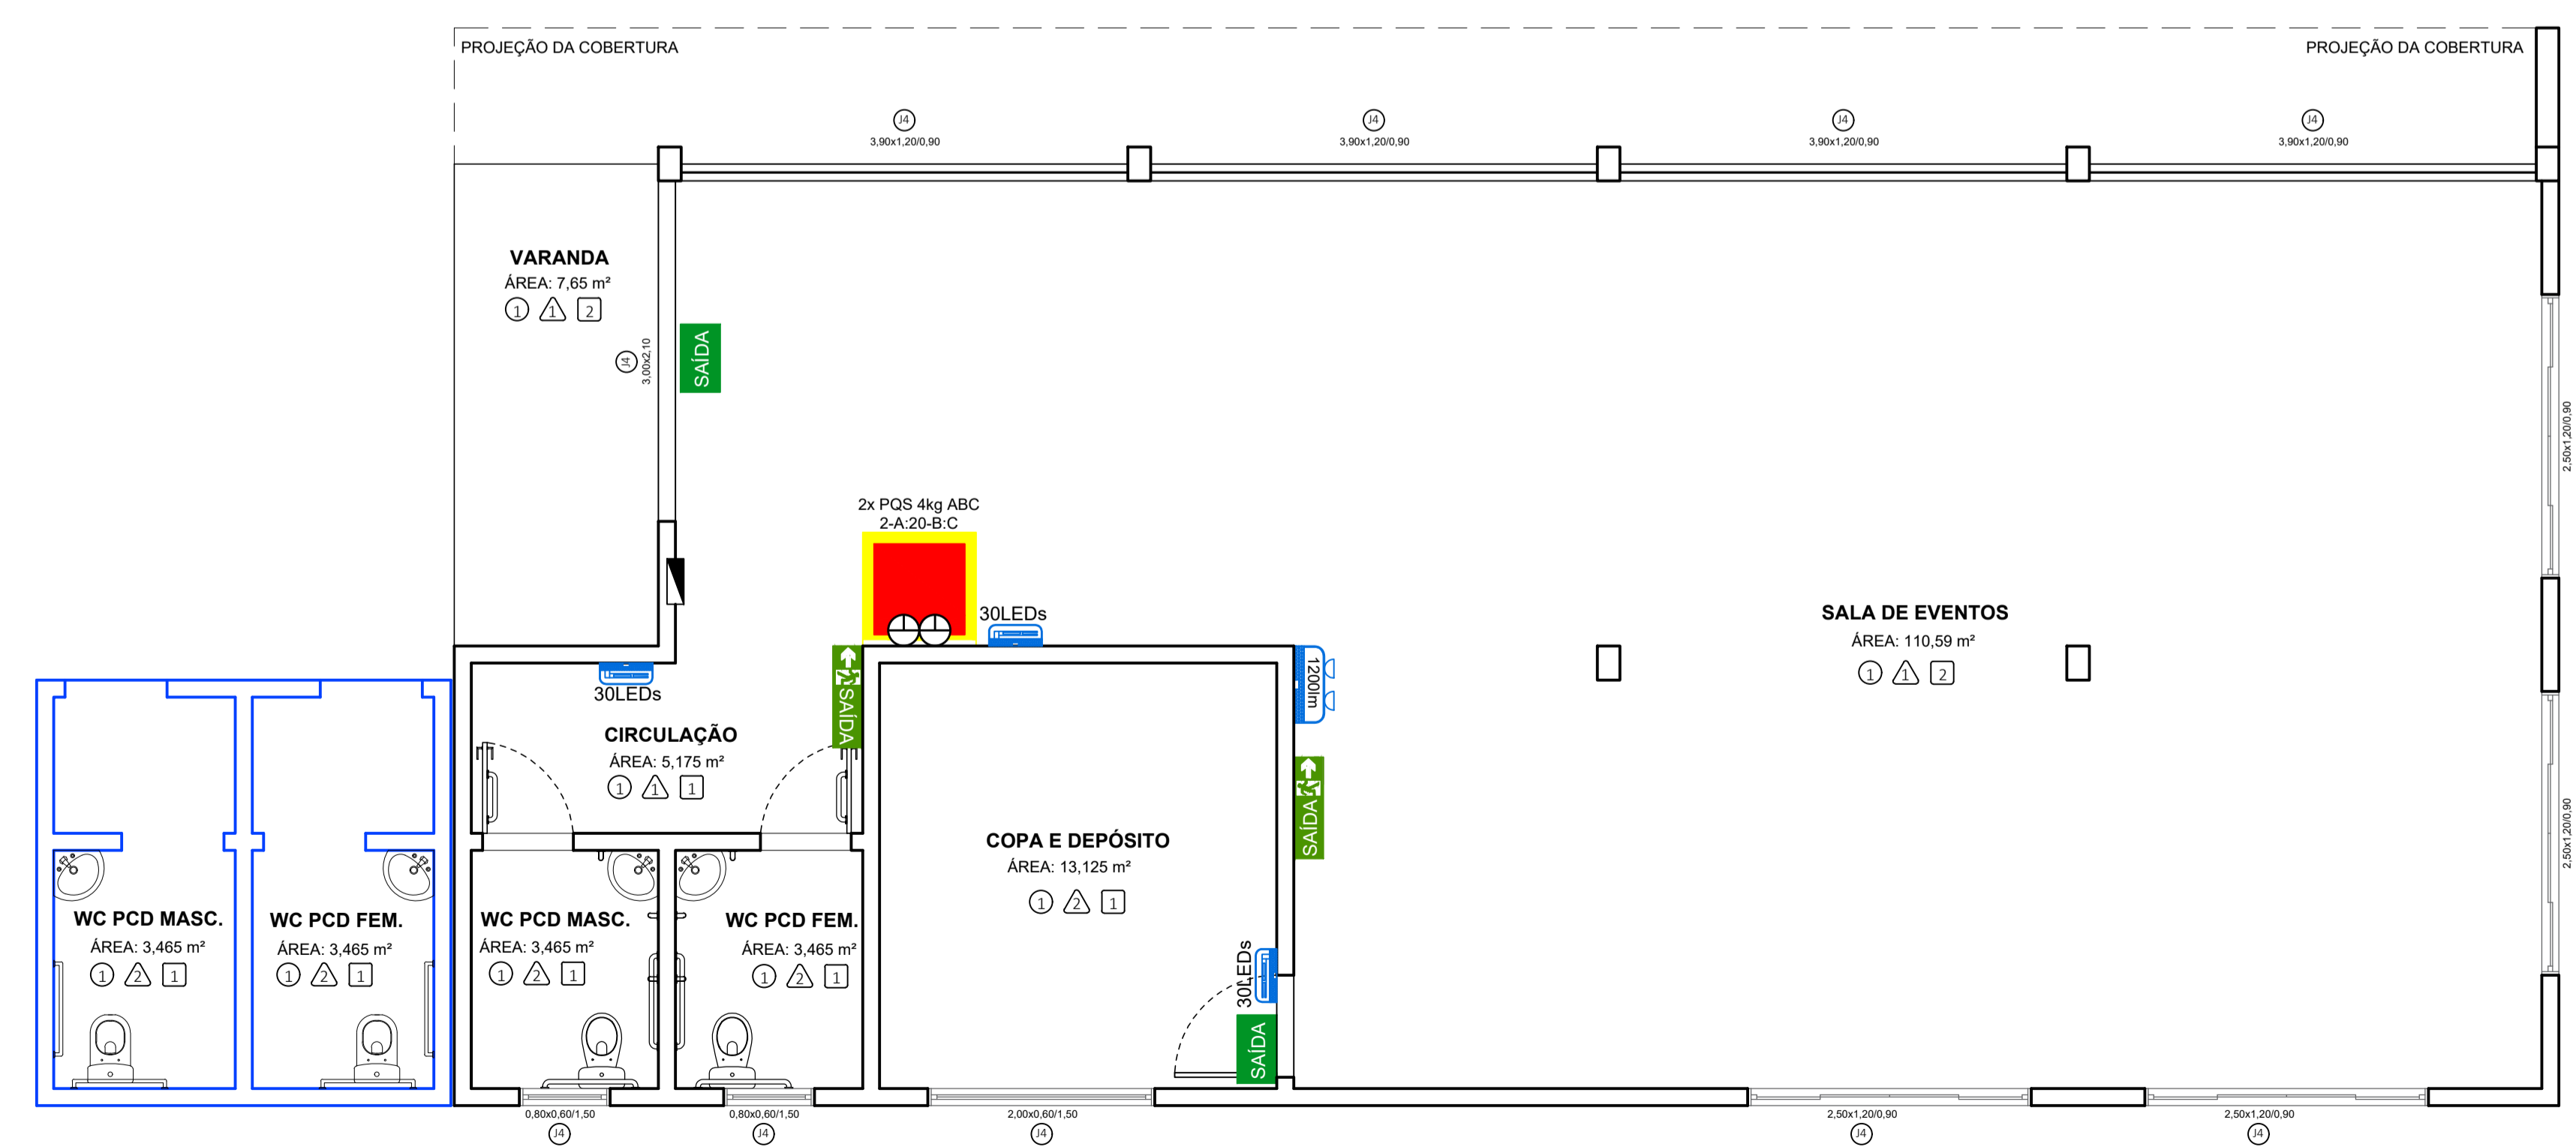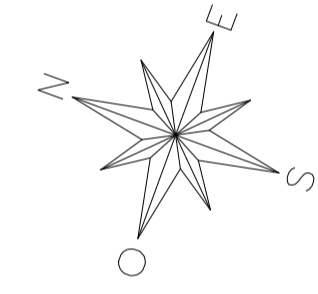

2 PLANTA BAIXA PPCI ESCALA 1:50 ÁREA: 153,98m²



ESTADO DE SANTA CATARINA
MUNICÍPIO DE QUILOMBO
Fone: (49) 3346-3242
Fone: (49) 3346-3311

RESPONSÁVEL TÉCNICO:
CLEISON ZOTTIS
ENGENHEIRO CIVIL
CREA/SC: 152931-9

MUNICÍPIO DE QUILOMBO

MUNICÍPIO DE QUILOMBO
SILVANO DE PARIZ
PREFEITO MUNICIPAL

TIPO: **PROJETO PPCI**

ENDEREÇO DA OBRA: QUILOMBO - SC LINHA SALTO SAUDADES CHÁCARA N° 59	ÁREA (m²): 153,98 m²
CONTEÚDO: PLANTA DE LOCAÇÃO PLANTA BAIXA PPCI	TAXA DE OCUPAÇÃO: -
PROJETO: CENTRO COMERCIAL SALTO SAUDADES	TAXA DE PERMEABILIDADE: -
LOCAL E DATA: JULHO DE 2019 QUILOMBO-SC, CEP: 89850-000 BAIRRO CENTRO, RUA DUQUE DE CAXIAS, N° 165	PRANCHA: 01 01/01
DESENHISTA: SANDRO SERAFINI	TAMANHO DA PRANCHA: A1 841 X 594 (mm)